
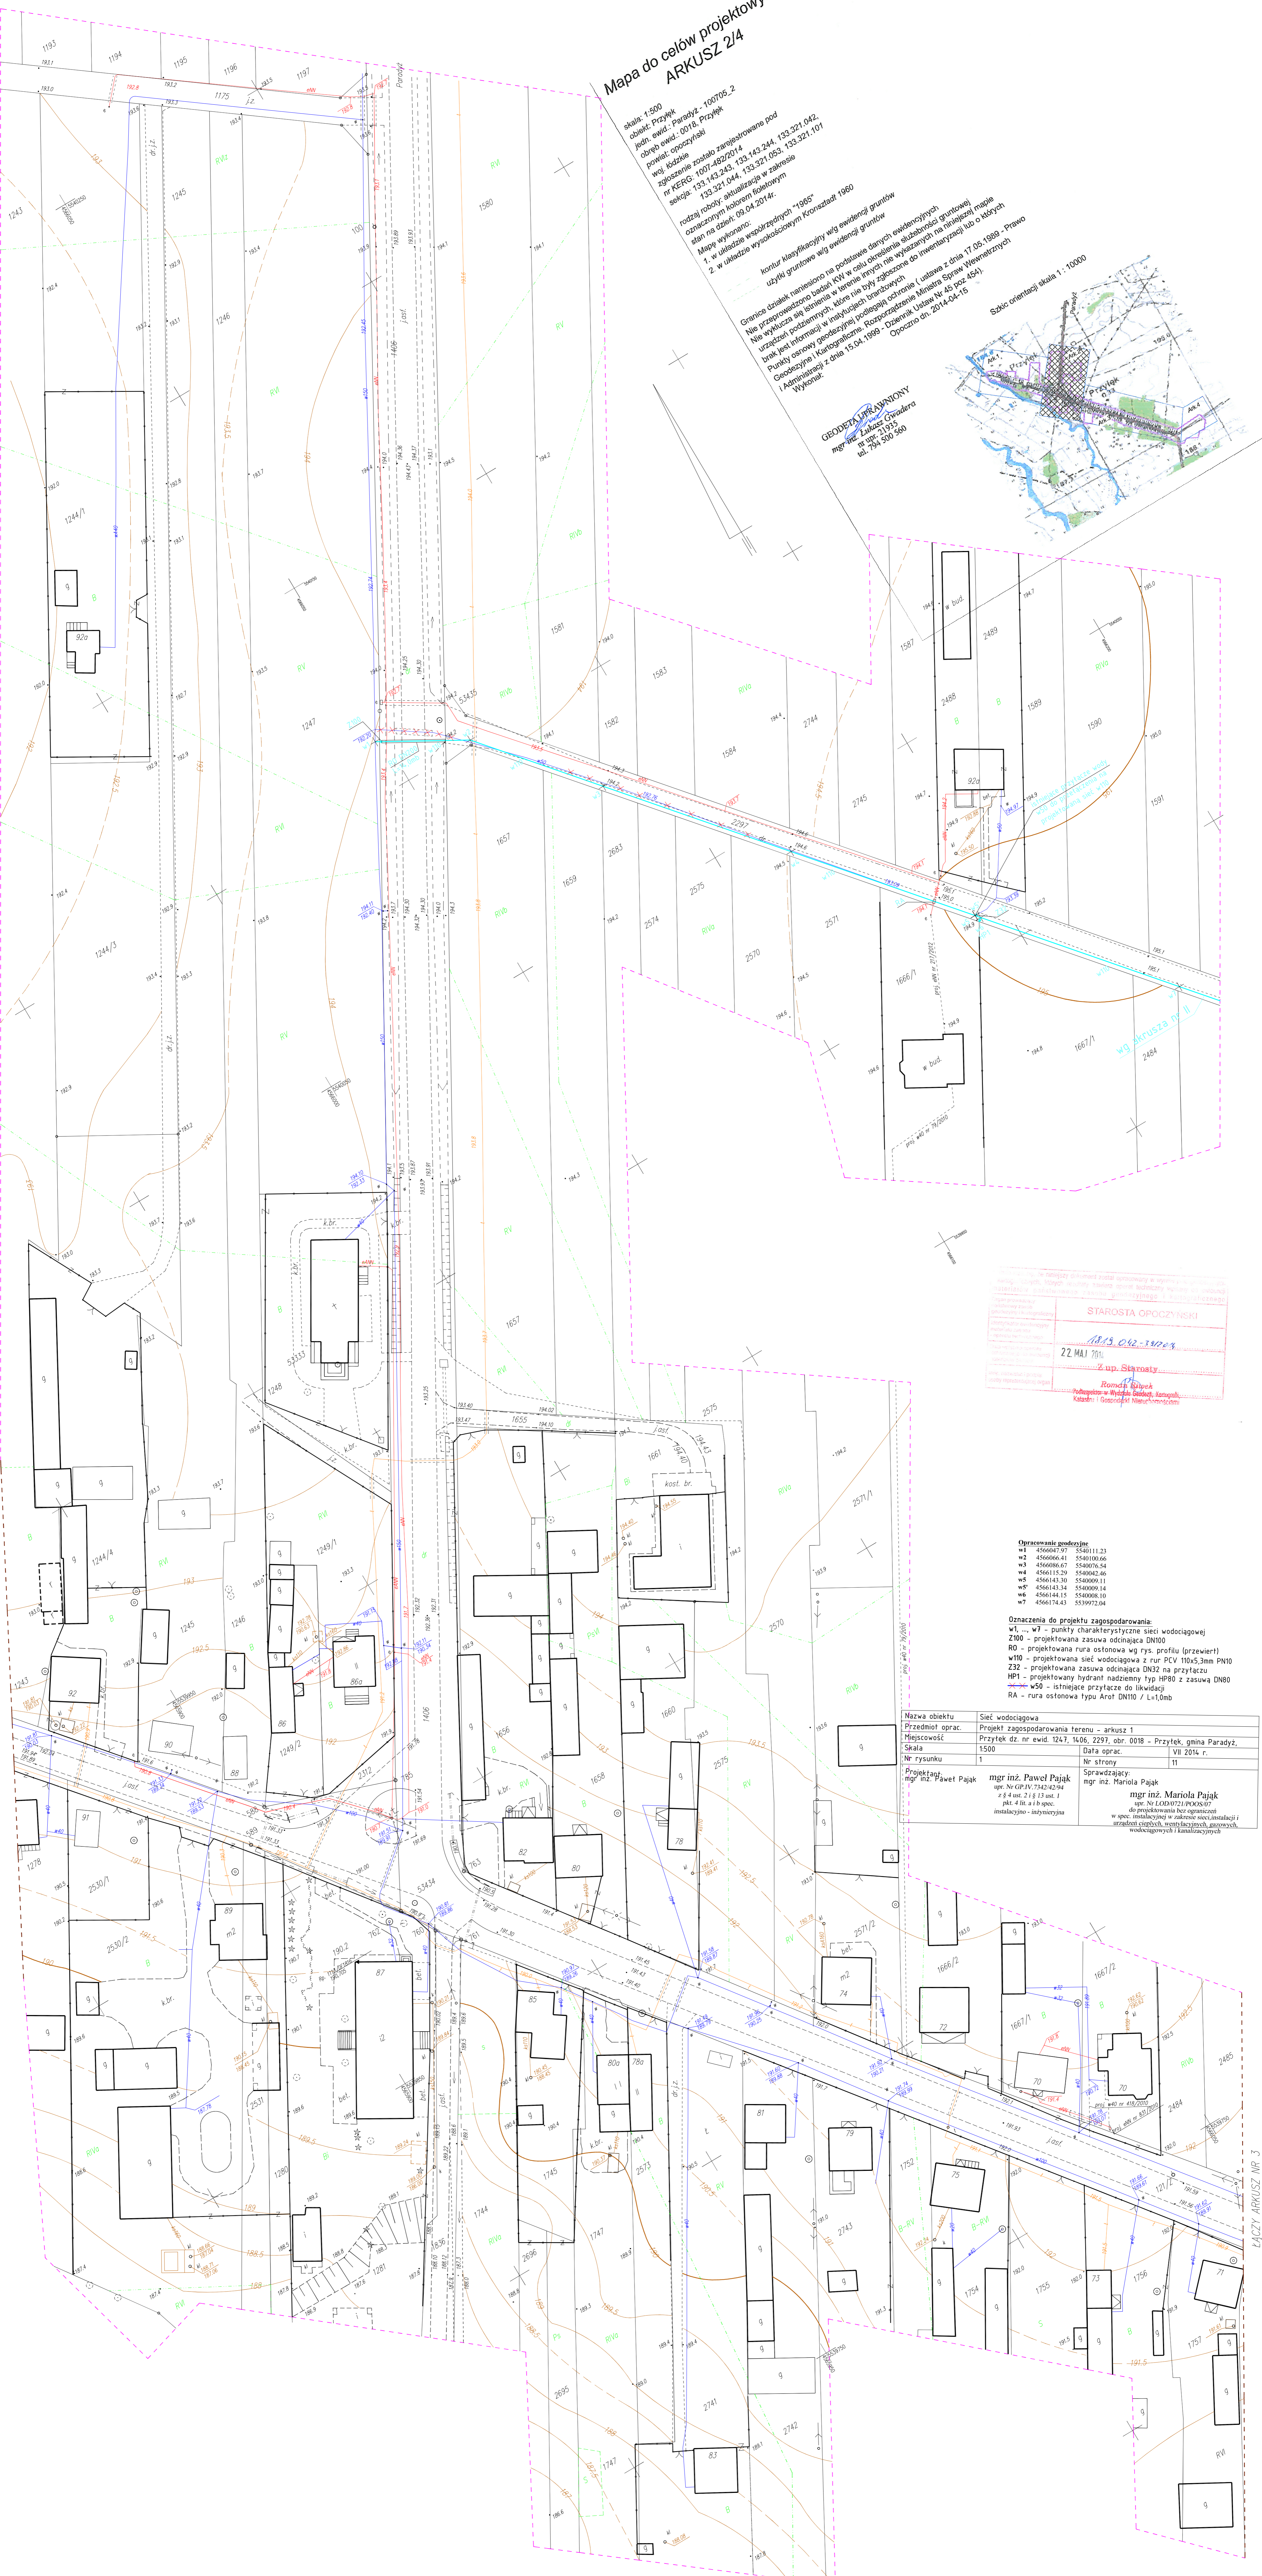


# Mapa do celów projektowych ARKUSZ 2/4

skala: 1:500  
 obiekt: Przytek  
 obręb ewid.: 0018, Przytek  
 powiat: opoczyński  
 plany zostały zarejestrowane pod  
 woj. liczbą: 1007-492/2014  
 zgłoszenie zostało aktualizacja w zarządzie  
 nr KERG: 1007-492/2014, 133.321.053, 133.321.101  
 sekcja: 133.143.243, 133.321.044, 133.321.053, 133.321.101  
 rodzaj robót: aktualizacja w zarządzie  
 oznaczonym numerem foliowym  
 Mapy wykonano:  
 1. w układzie współrzędnych "1985"  
 2. w układzie wysokościowym Kronstadt 1960  
 użyciu klasycznych metod ewidencyjnych  
 kontur gruntowe na podstawie danych ewidencyjnych  
 Granice działek narysowano na podstawie danych ewidencyjnych  
 Nie przeprowadzono badań KW w celu określenia słabości gruntowej  
 Nie wykonano badań w terenie innych nie wykonanych na niniejszej mapie  
 uprzedzeń podziemnych, które nie były zgłoszone do inwentaryzacji lub o których  
 punktów osnowy geodezyjnych, rozporządzenia Ministra Spraw Wewnętrznych  
 Geodezji i Kartografii, Rozporządzenia Ministra Spraw Wewnętrznych  
 i Administracji z dnia 15.04.1999 - Dziennik Urzędowy Nr 45 poz. 454,  
 Wykonano:  
 Opoczno dn. 2014-04-15

**GEODETA UPRAWNIONY**  
 mgr inż. Łukasz Cwiardera  
 ul. wps: 2.935  
 tel. 194 200 560

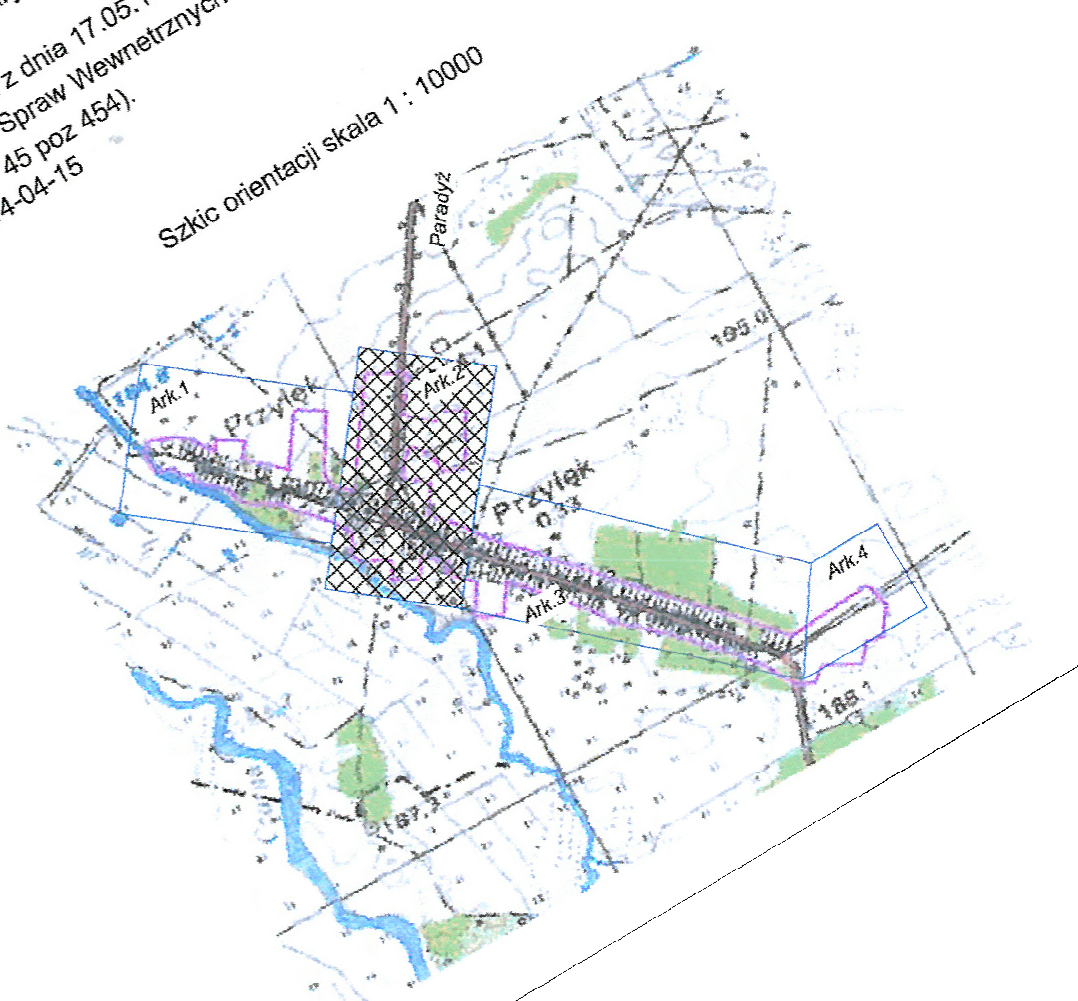

Starosta Opoczyński  
 22 MAJ 2014  
 Z up. Starosty

**Opracowanie geodezyjne:**  
 w1 - 456667.72 5540111.23  
 w2 - 456666.41 5540100.66  
 w3 - 456668.67 5540076.54  
 w4 - 4566115.29 5540042.46  
 w5 - 4566143.30 5540009.11  
 w6 - 4566143.34 5540009.14  
 w7 - 4566144.13 5540008.10  
 w8 - 4566174.43 5539972.04

**Oznaczenia do projektu zagospodarowania:**  
 w1, ..., w7 - punkty charakterystyczne sieci wodociągowej  
 Z100 - projektowana zasawa odcinająca DN100  
 RD - projektowana rura ostonowa wg rys. profilu (brawer!)  
 w110 - projektowana sieć wodociągowa z rur PCV 110x5,3mm PN10  
 Z32 - projektowana zasawa odcinająca DN32 na przyłączy  
 HP1 - projektowany hydrant nadziemny typ HP80 z zasawą DN80  
 w50 - istniejące przyłącze do likwidacji  
 RA - rura ostonowa typu Arot DN110 / L=1,0m

Nazwa obiektu	Sieć wodociągowa
Przedmiot oprac.	Projekt zagospodarowania terenu - arkusz 1
Miejscowość	Przytek dz. nr ewid. 1247, 1406, 2297, obr. 0018 - Przytek, gmina Paradyż,
Skala	1:500
Nr rysunku	1
Projektant	mgr inż. Paweł Pajak
mgr inż. Paweł Pajak	mgr inż. Mariola Pajak
nr. Nr GP IV 7342/2014 z 4.4.2014 r. 13.05.14 pkt. 4 lit. a i b spec. instalacyjno - inżynierska	nr. Nr L0010721/0008/07 do projektowania bez ograniczeń w spec. określonej w zakresie inżynierii i urządzeń ciepłych, wentylacyjnych, gazowych, wodociągowych i kanalizacyjnych
Data oprac.	VII 2014 r.
Nr strony	11

LĄCZY ARKUSZ NR 1

LĄCZY ARKUSZ NR 3