

# MAPA DO CELÓW PROJEKTOWYCH

## SKALA 1:500

woj. łódzkie  
powiat opoczyński  
gmina: Paradyż – 100705-2  
obręb: Przyłęk – 0018  
działka nr 1596

Robota geodezyjna zgłoszona pod nr KERG:1007-997120/4  
układ współrzędnych "1965"  
poziom odniesienia "Kronsztadt 60"

Mapa służy do celów projektowych w zakresie opracowania i stanowi załącznik do projektu w ZUD  
Stan aktualności na dzień 06.06.2014 r.

Niniejszą mapę na podstawie mapy zasadniczej w skali 1:1000 sekcje 133.321.042, 133.143.244 oraz pomiaru uzupełniającego opracował:

**GEODEZYJNA FIRMIONY**  
**KOMPAS**  
mgr inż. Łukasz Gwadera  
nr upraw. 21935  
tel. 794 500 560

Łukasz Gwadera  
ul. Kopernika 23/70, 26-300 Opoczno  
Nip. 794 165-21-20  
Tel. 794 500 500

wykonał:

Opoczno, dnia 09.06.2014 r.


Nie wyklucza się istnienia w terenie innych nie wykazanych na niniejszej mapie urządzeń podziemnych, które nie zostały zbliżone do inwentaryzacji lub o których brak jest informacji w inżynierskich branżowych.  
Granice wnieśliśmy na podstawie ewidencji gruntów  
Nie przeprowadzono badania KM w celu określenia słuszności gruntowej

----- użytki gruntowe wg ewidencji gruntów  
----- użytki gruntowe nie ujawnione w bazie danych ewidencji gruntów i budynków

Punkty osnowy geodezyjnej podlegają ochronie (Ustawa z dnia 17.05.1989 r. - Prawo geodezyjne i kartograficzne, Rozporządzenie Ministra Spraw Wewnętrznych i Administracji z dnia 15.04.1999 r. - Dz.U. nr 45 poz. 454).

Posiadacz s.p. ... (nazwa) dokonuje zosila opłacowany w wyniku prac geodezyjnych i kartograficznych, których rezultaty zawiera oparł techniczny wpisany do ewidencji i materiałów państwowego zasobu geodezyjnego i kartograficznego	STAROSTA OPOCZYŃSKI
Organ prowadzący państwowy zasób geodezyjny i kartograficzny	
Identyfikator ewidencyjny materiału technicznego - operium technicznego	P.1007.204.1551
Data wpisu operium technicznego do ewidencji państwowego zasobu geodezyjnego i kartograficznego	17 CZE 2014
Imię, nazwisko i adres osoby reprezentującej organ	Z up. Starosty

Podpis i pieczęć  
w Wydziale Geodezji, Kartografii, Katastru i Gospodarki Nieruchomościami

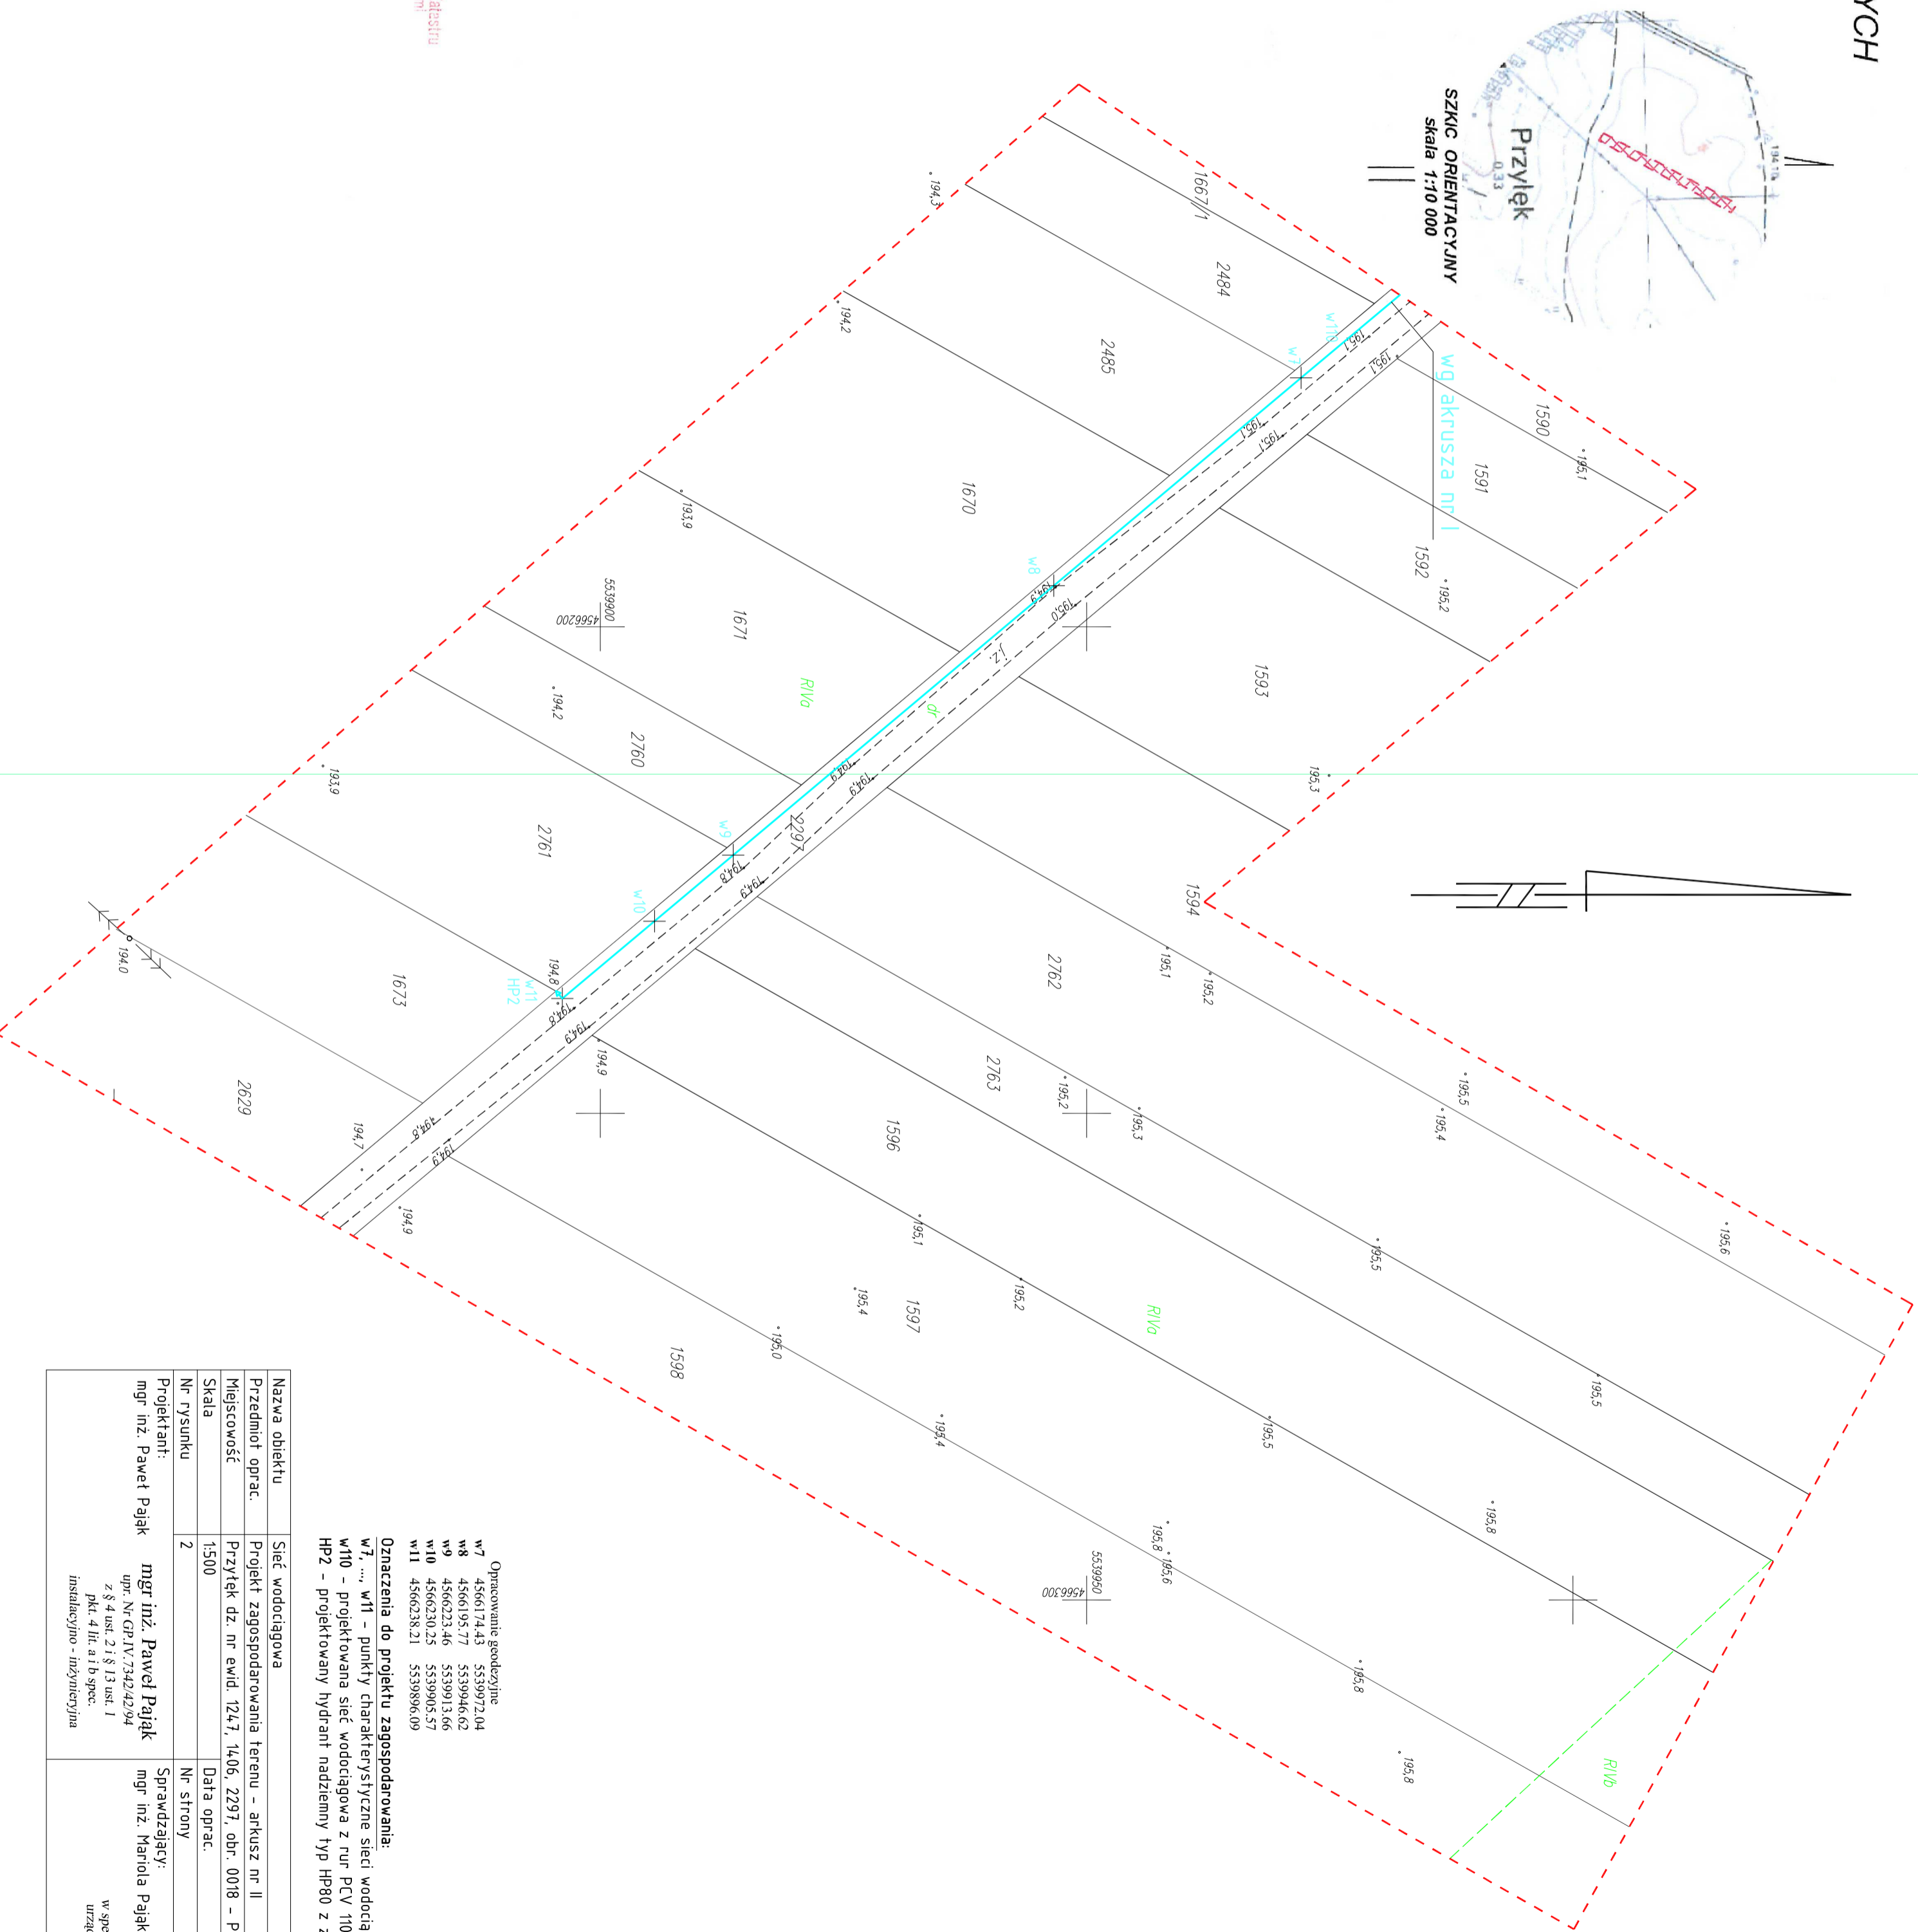

- Opracowanie geodezyjne
- w7 4566174.43 5539972.04
  - w8 4566195.77 5539946.62
  - w9 4566223.46 5539913.66
  - w10 4566230.25 5539905.57
  - w11 4566238.21 5539896.09

- Oznaczenia do projektu zagospodarowania:**
- w7, ..., w11 - punkty charakterystyczne sieci wodociągowej
  - HP2 - projektowana sieć wodociągowa z rur PCV 110x5,3mm PN10
  - HP2 - projektowany hydrant nadziemny typ HP80 z zasuwą DN80

Nazwa obiektu	Sieć wodociągowa	
Przedmiot oprac.	Projekt zagospodarowania terenu - arkusz nr II	
Miejscowość	Przyłęk dz. nr ewid. 1247, 1406, 2297, obr. 0018 - Przyłęk, gmina Paradyż.	
Skala	1:500	
Nr rysunku	2	
Projektant:	mgr inż. Paweł Pająk	Sprawdzający: mgr inż. Mariola Pająk
	upr. Nr GP.IV.7342/42/94 z 8 4 ust. 2 i § 13 ust. 1 pkt. 4 lit. a) b) spec. instalacyjno - inżynierska	upr. Nr-LOD/0721/POOS/07 do projektowania bez ograniczeń w spec. instalacyjnej w zakresie sieci, instalacji i urządzeń ciepłych, wentylacyjnych, gazowych, wodociągowych i kanalizacyjnych
Nr strony	12	